

UWAGA:
Zagłębienie leżaków podane
od poziomu posadzki piwnicy
-3.23 = +/- 0.00.

Inwestycja:

REMONT I PRZEBUDOWA KINA
"GWIAZDA" W KĘTRZYŃNIE NA
POTRZEBY KĘTRZYŃSKIEGO CENTRUM
KULTURY przy ul. Wł. Sikorskiego 24A

Inwestor:

Gmina Miejska Kętrzyn
ul. Wojska Polskiego 11
11-400 Kętrzyn

BIURO:

HYDROS MACIEJ SAWICKI
ul. Wiejska 70/18, 15-352 Białystok
tel. 510-051-579

Generalny Projektant:

PR Architekci s.c.
ul. Dr Ireny Białówny 9/6
15-437 Białystok
tel.: (085) 744 66 05
kom. 509744346 lub 509744347

Faza opracowania:

PROJEKT WYKONAWCZY

Rysunek: RYSUNEK ZAMIENNY

RZUT PIWNICY – INSTALACJA WOD-KAN

Branża: Sanitarna

Projektant:

mgr inż. Maciej Sawicki

mgr inż. Anna Klimaszewska

mgr inż. Barbara Wojstaw

RAZEM

Projekt jest chroniony prawem autorskim.

Projekt architektoniczny jest projektem

nadzrędnym, wszystkie nieścisłości konsultować


z głównym projektantem

Nr proj.: PT-76/2008

Skala: 1:100

Data: 21.01.2011

Nr rys.: S-1

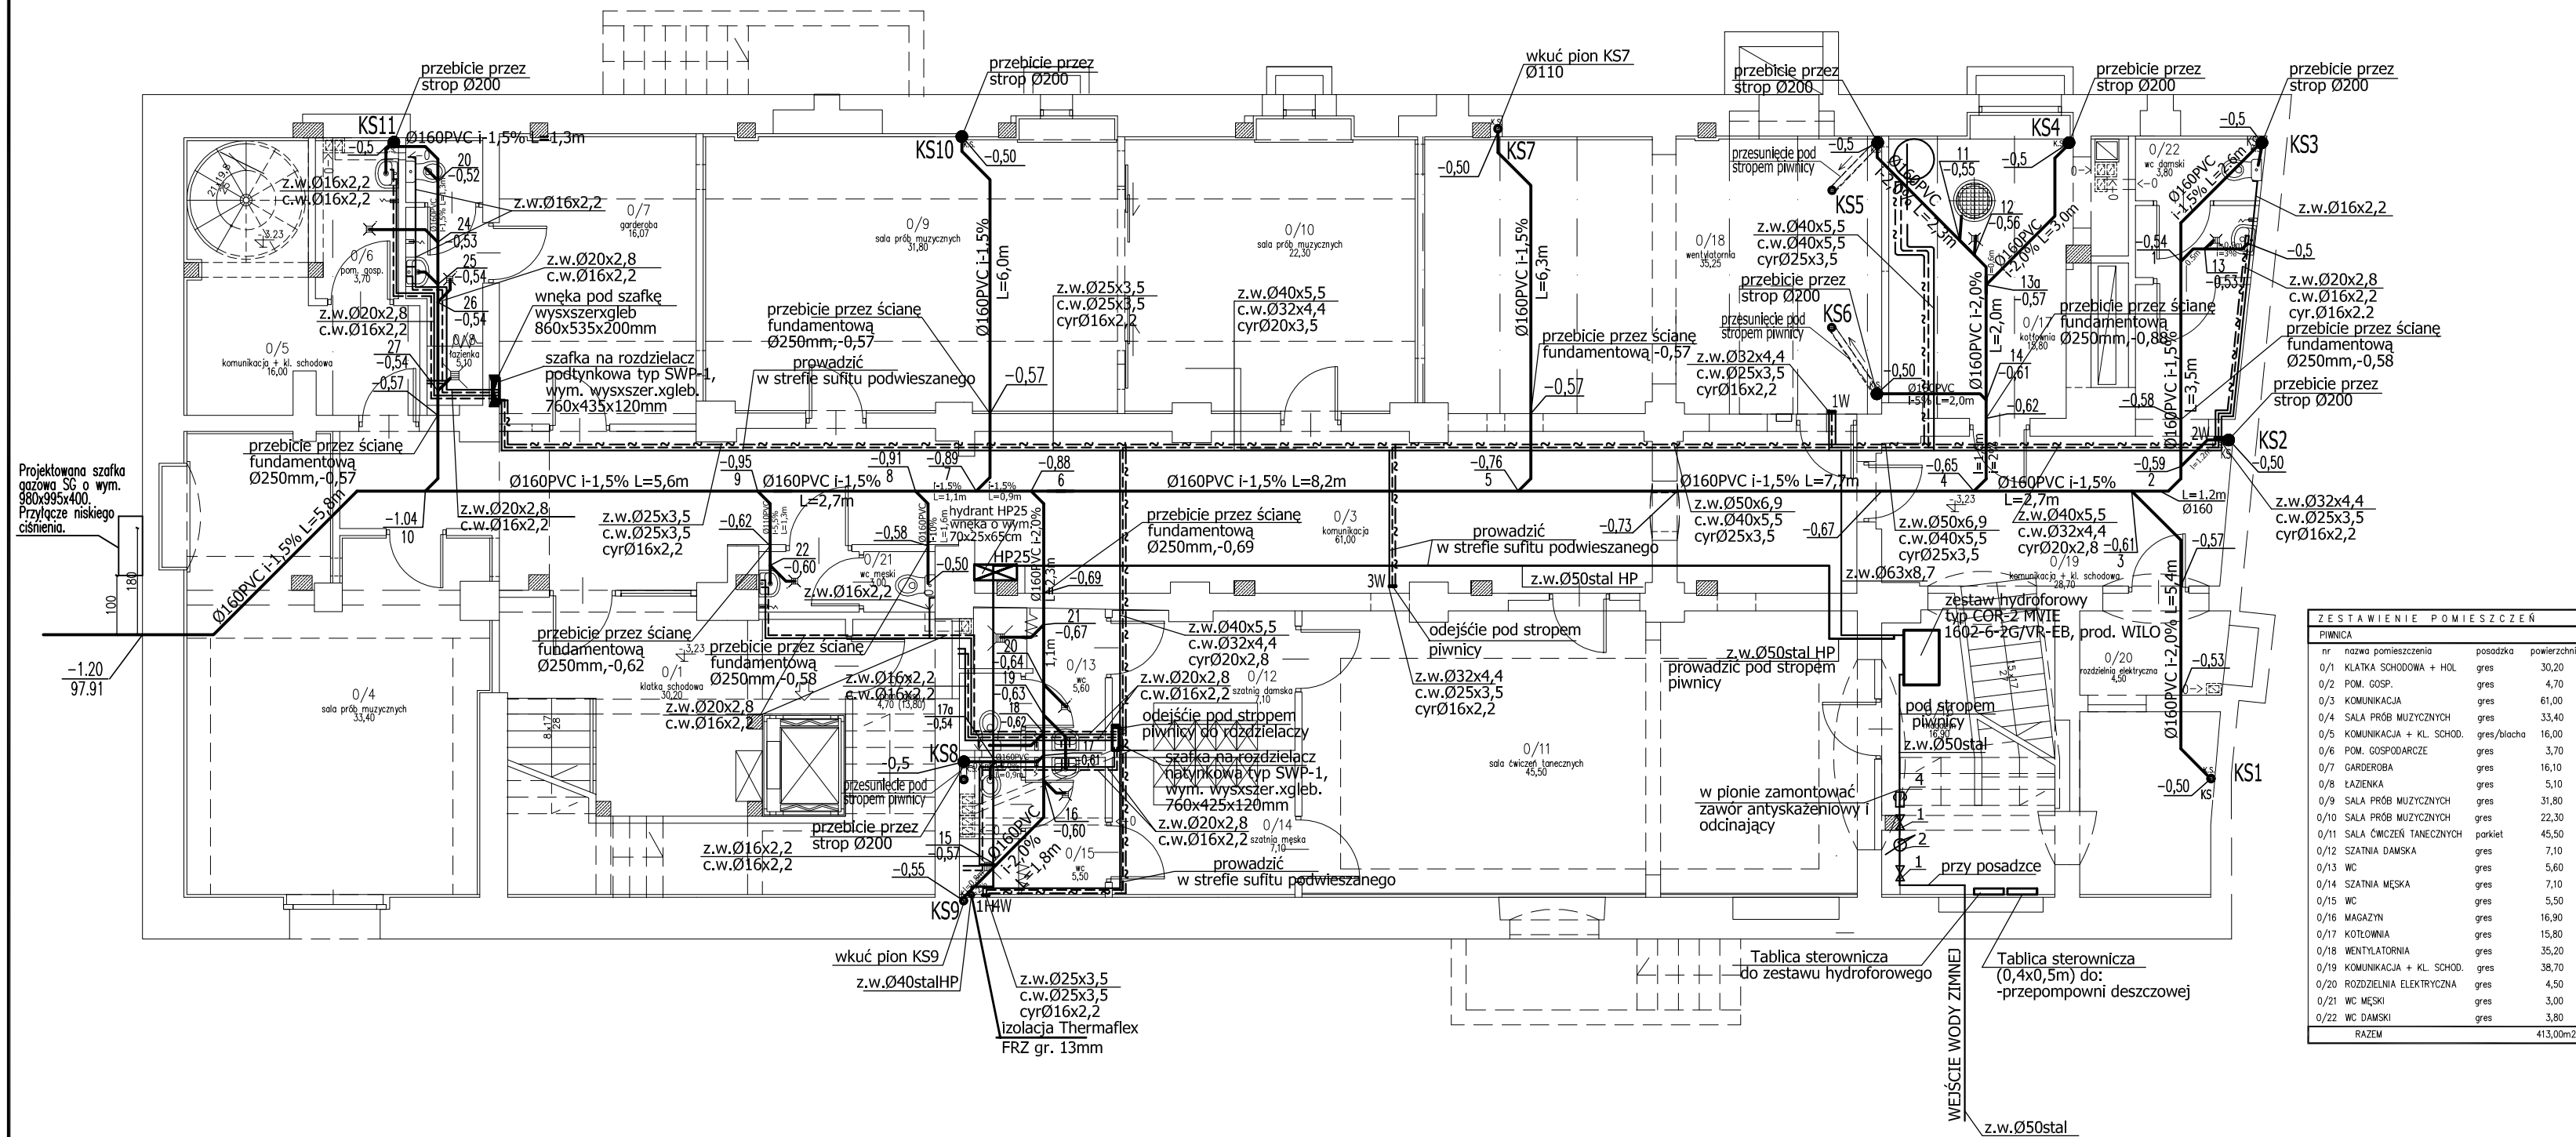

1—zawór odcinający Ø50

2—wodomierz sprężony typu np: MEITWIN DN 50 prod. SENSUS

3—zawór antyskażeniowy typu EA, Ø50, np: HONEYWELL

4—filt DN50 np: prod. Oventrop